


# PLANTA BAJA

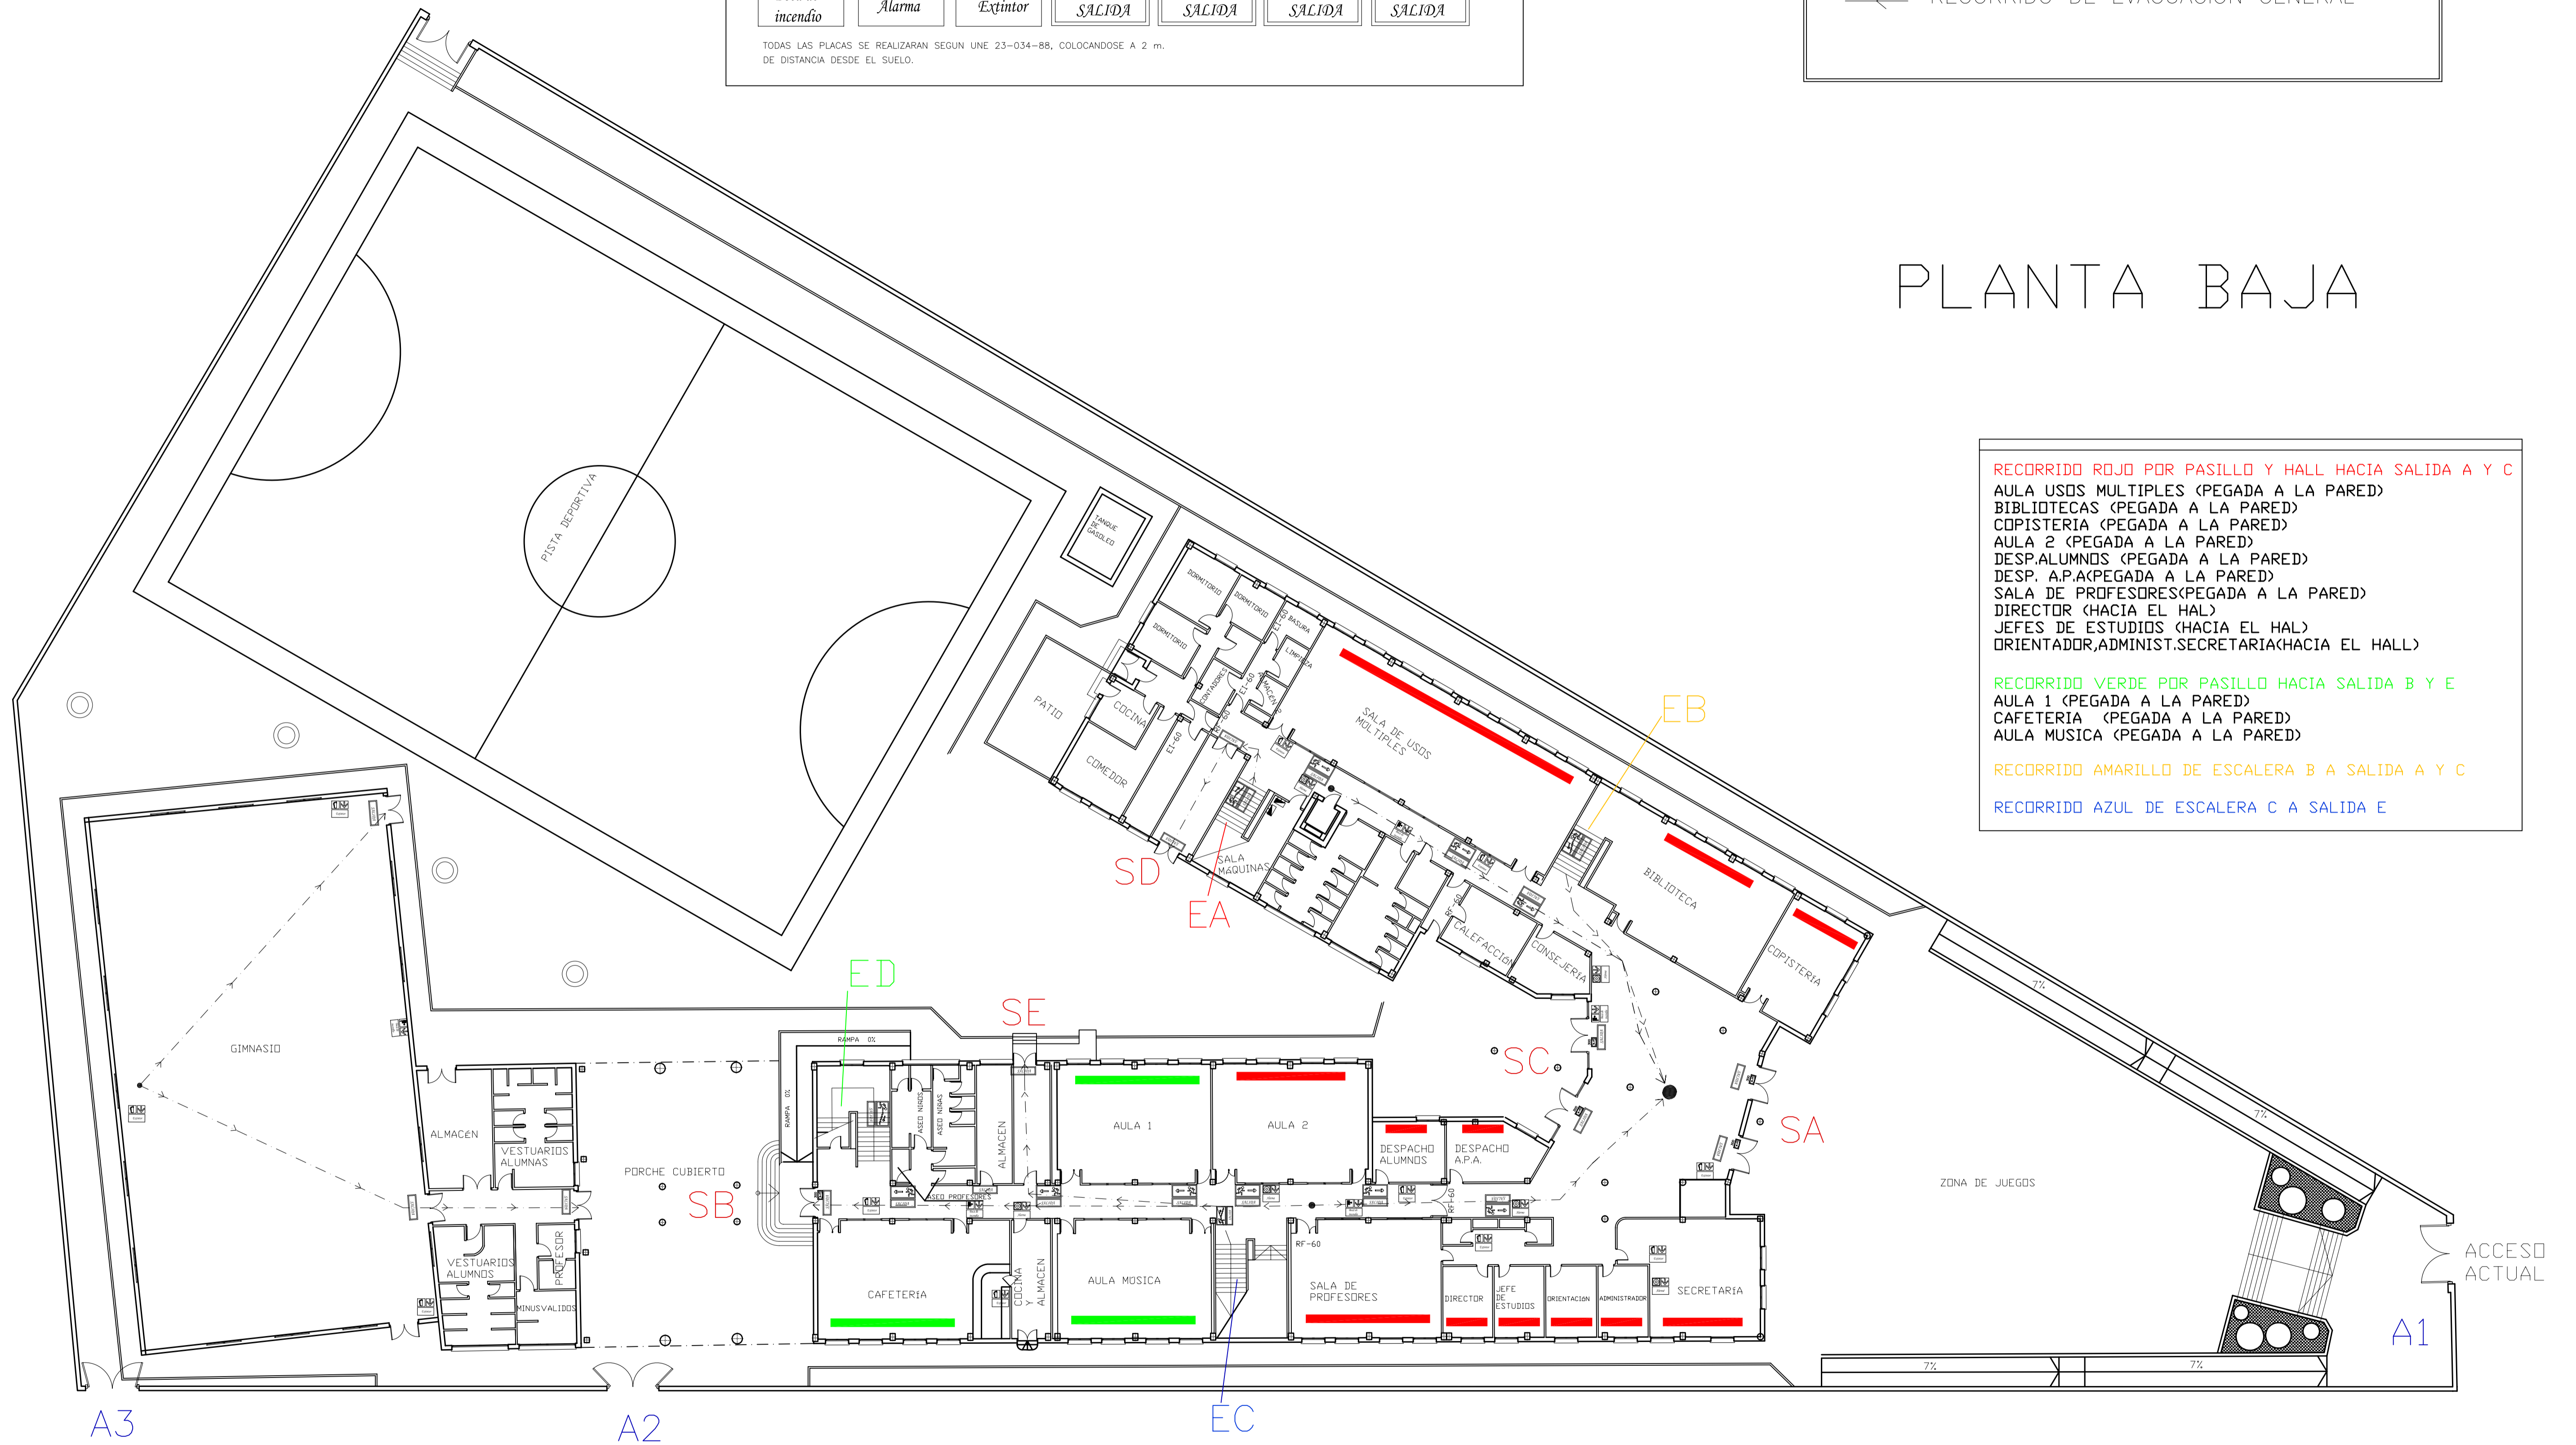

- RECORRIDO ROJO POR PASILLO Y HALL HACIA SALIDA A Y C
- AULA USOS MÚLTIPLES (PEGADA A LA PARED)
- BIBLIOTECAS (PEGADA A LA PARED)
- COPISTERIA (PEGADA A LA PARED)
- AULA 2 (PEGADA A LA PARED)
- DESP. ALUMNOS (PEGADA A LA PARED)
- DESP. A.P.A. (PEGADA A LA PARED)
- SALA DE PROFESORES (PEGADA A LA PARED)
- DIRECTOR (HACIA EL HALL)
- JEFES DE ESTUDIOS (HACIA EL HALL)
- ORIENTADOR, ADMINIST. SECRETARIA (HACIA EL HALL)
- RECORRIDO VERDE POR PASILLO HACIA SALIDA B Y E
- AULA 1 (PEGADA A LA PARED)
- CAFETERIA (PEGADA A LA PARED)
- AULA MUSICA (PEGADA A LA PARED)
- RECORRIDO AMARILLO DE ESCALERA B A SALIDA A Y C
- RECORRIDO AZUL DE ESCALERA C A SALIDA E

- LEYENDAS ACCESOS RECINTO
- A1 ENTRADA PRINCIPAL
  - A2 ENTRADA PORCHE CUBIERTO
  - A3 ENTRADA DETRAS DEL GIMNASIO

- LEYENDAS ACCESOS Y SALIDAS
- SA HALL PRINCIPAL HACIA FACHADA PRINCIPAL
  - SB PORCHE CUBIERTO Y GIMNASIO
  - SC HALL PRINCIPAL HACIA LAS PISTAS DEPORTIVAS
  - SD PASILLO VIVIENDA HACIA PISTAS DEPORTIVAS
  - SE FRENTE A CAFETERIA HACIA PISTAS DEPORTIVAS

- LEYENDAS ESCALERAS
- EA JUNTO VIVIENDA CONSERJE
  - EB ENTRE SUM Y BIBLIOTECA
  - EC ENTRE SALA DE PROFESORES Y AULA DE MÚSICA
  - ED FRENTE A CAFETERIA

REVISION	FECHA	MODIFICACION
<b>PLAN DE AUTOPROTECCIÓN EN INSTITUTO LA ORDEN EN HUELVA</b>		
<p>GABINETE DE PROYECTOS Gabinete de Proyectos S.L.U. Tel: 959 371363 C/ Coronel E. Sosa, 24. MOGUER</p>	<p>PLANO Nº: ESTADO PROPUESTO EVACUACIÓN Y SEÑALIZACIÓN PLANTA BAJA</p>	<p>PROMOTOR: I.E.S. LA ORDEN</p>
	<p>ESCALA: INGENIERO TECNICO INDUSTRIAL:</p>	<p>FECHA: FEBRERO 2010</p>
<p>1:200</p>	<p>JESUS CASTELLANOS DE LA POZA</p>	<p>FIRMA</p>





# 1ª PLANTA

**RECORRIDO ROJO POR ESCALERA A A SALIDA D**  
 AULA 9 (PEGADA A LA PARED)  
 AULA 10 (PEGADA A LA PARED)  
 AULA 11 (PEGADA A LA PARED)

**RECORRIDO AMARILLO POR ESCALERA B A SALIDA A Y C**  
 AULA 12 (PEGADA A LA PARED)  
 DES A (PEGADA A LA PARED)  
 DES B (PEGADA A LA PARED)  
 LAB CCNN(PEGADA A LA PARED)  
 LAB.FISICA(PEGADA A LA BARANDA)  
 LAB.QUIMICA(PEGADA A LA BARANDA)

**RECORRIDO VERDE POR ESCALERA D A SALIDA B**  
 AULA 22 EI (PEGADA A LA PARED)  
 AULA 3 (INTG) (PEGADA A LA BARANDA)  
 AULA 6 (PEGADA A LA PARED)  
 AULA 7 (PEGADA A LA PARED)  
 AULA 4 (PEGADA A LA PARED)  
 DEPARTAMENTOS (SALIDA MAS CERCANA)

**RECORRIDO AZUL POR ESCALERA C A SALIDA E**  
 AULA 8 (INTG) (PEGADA A LA BARANDA)  
 AULA 5 (PEGADA A LABARANDA)

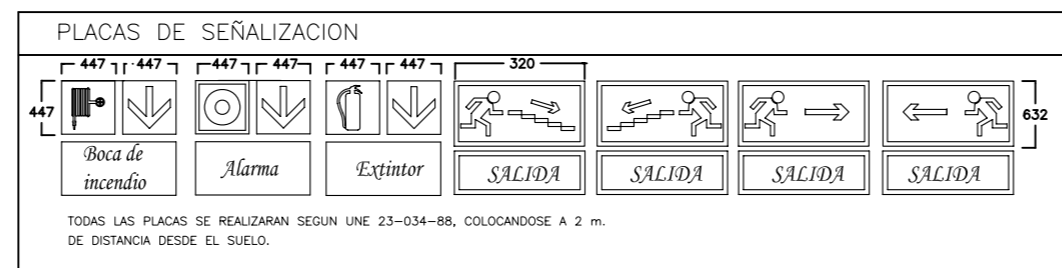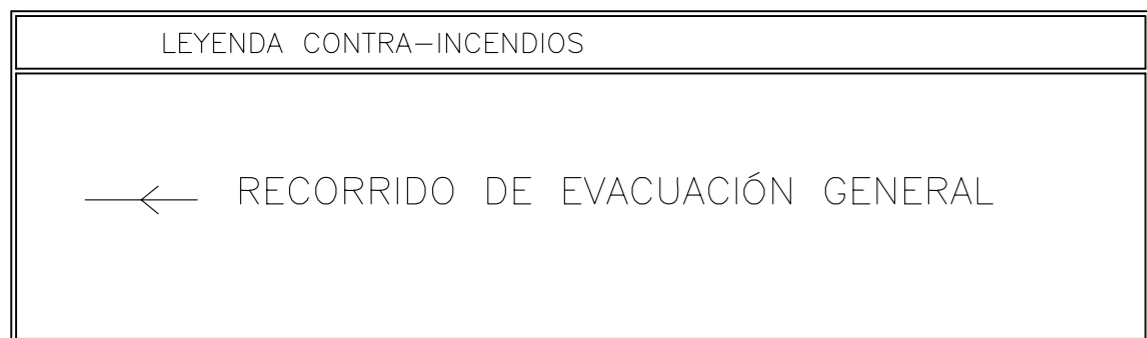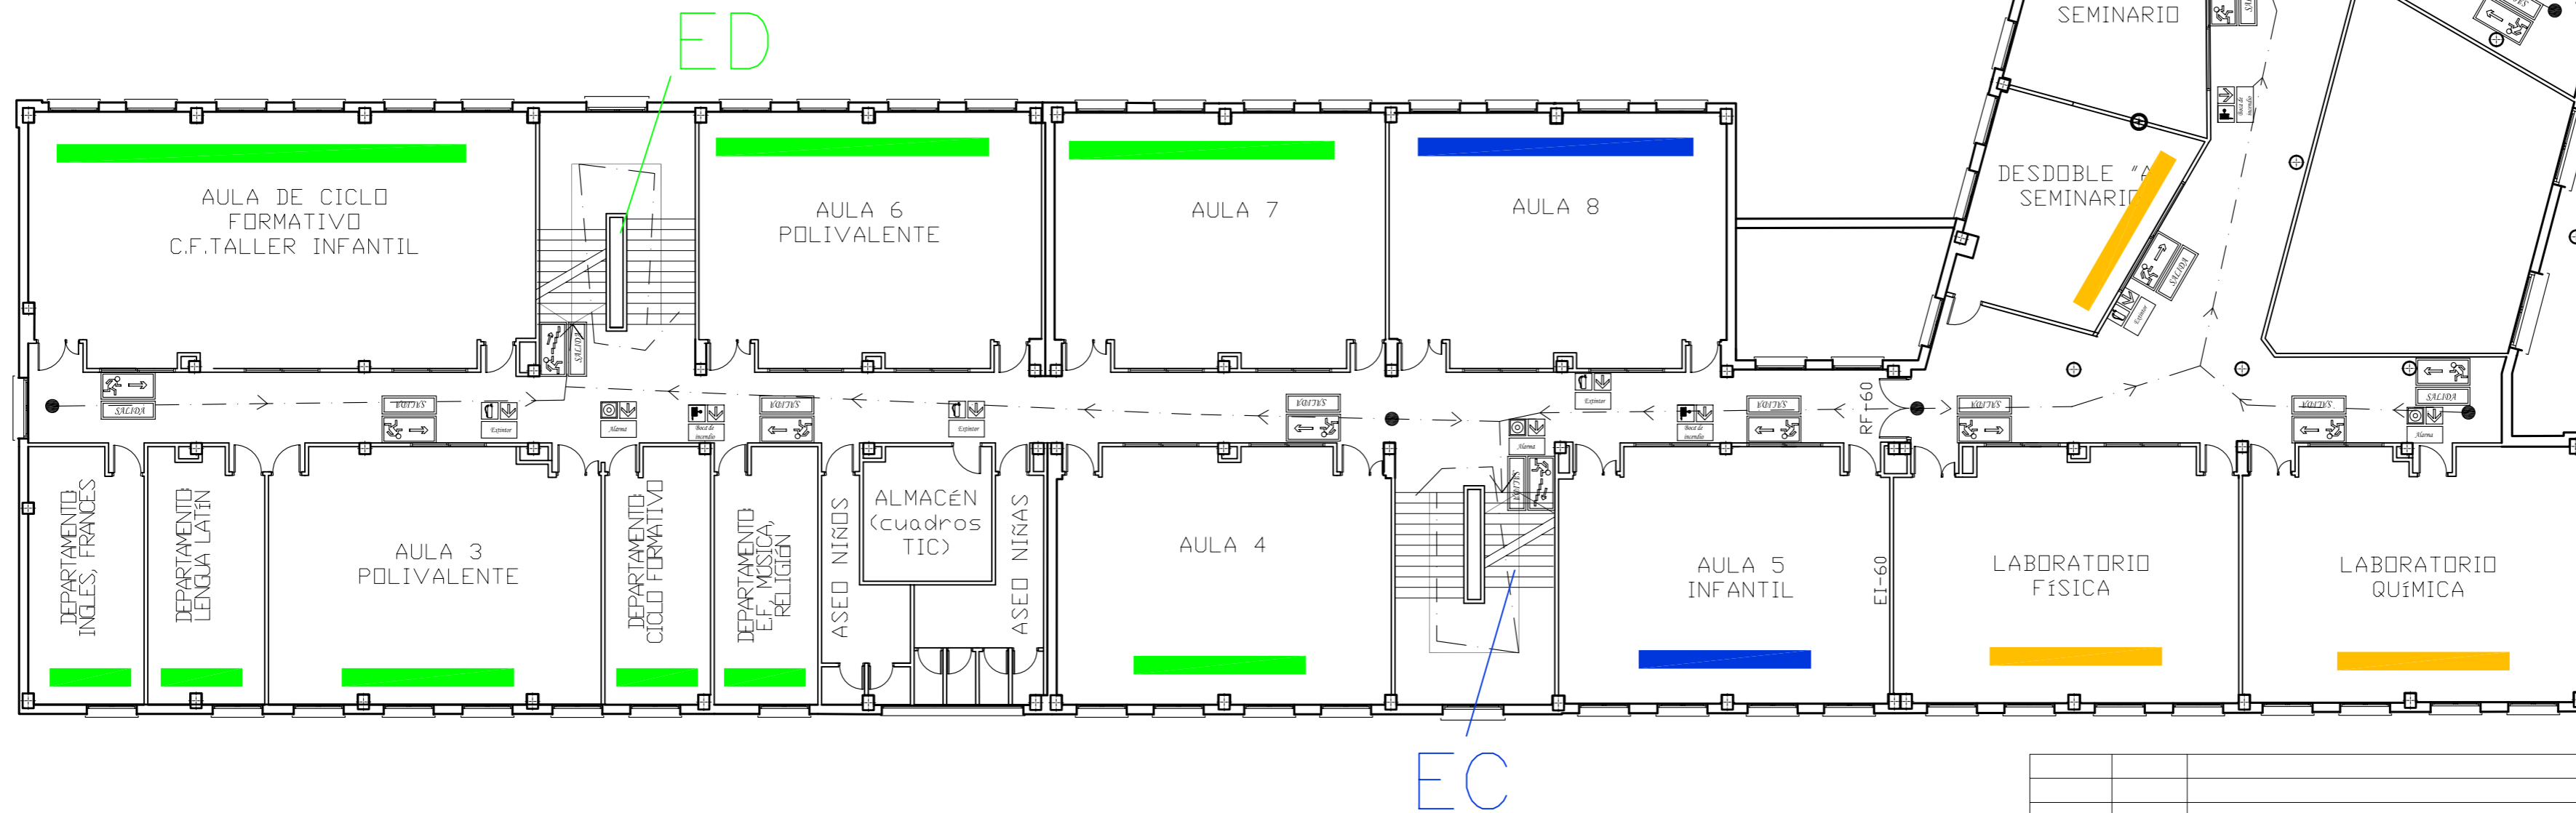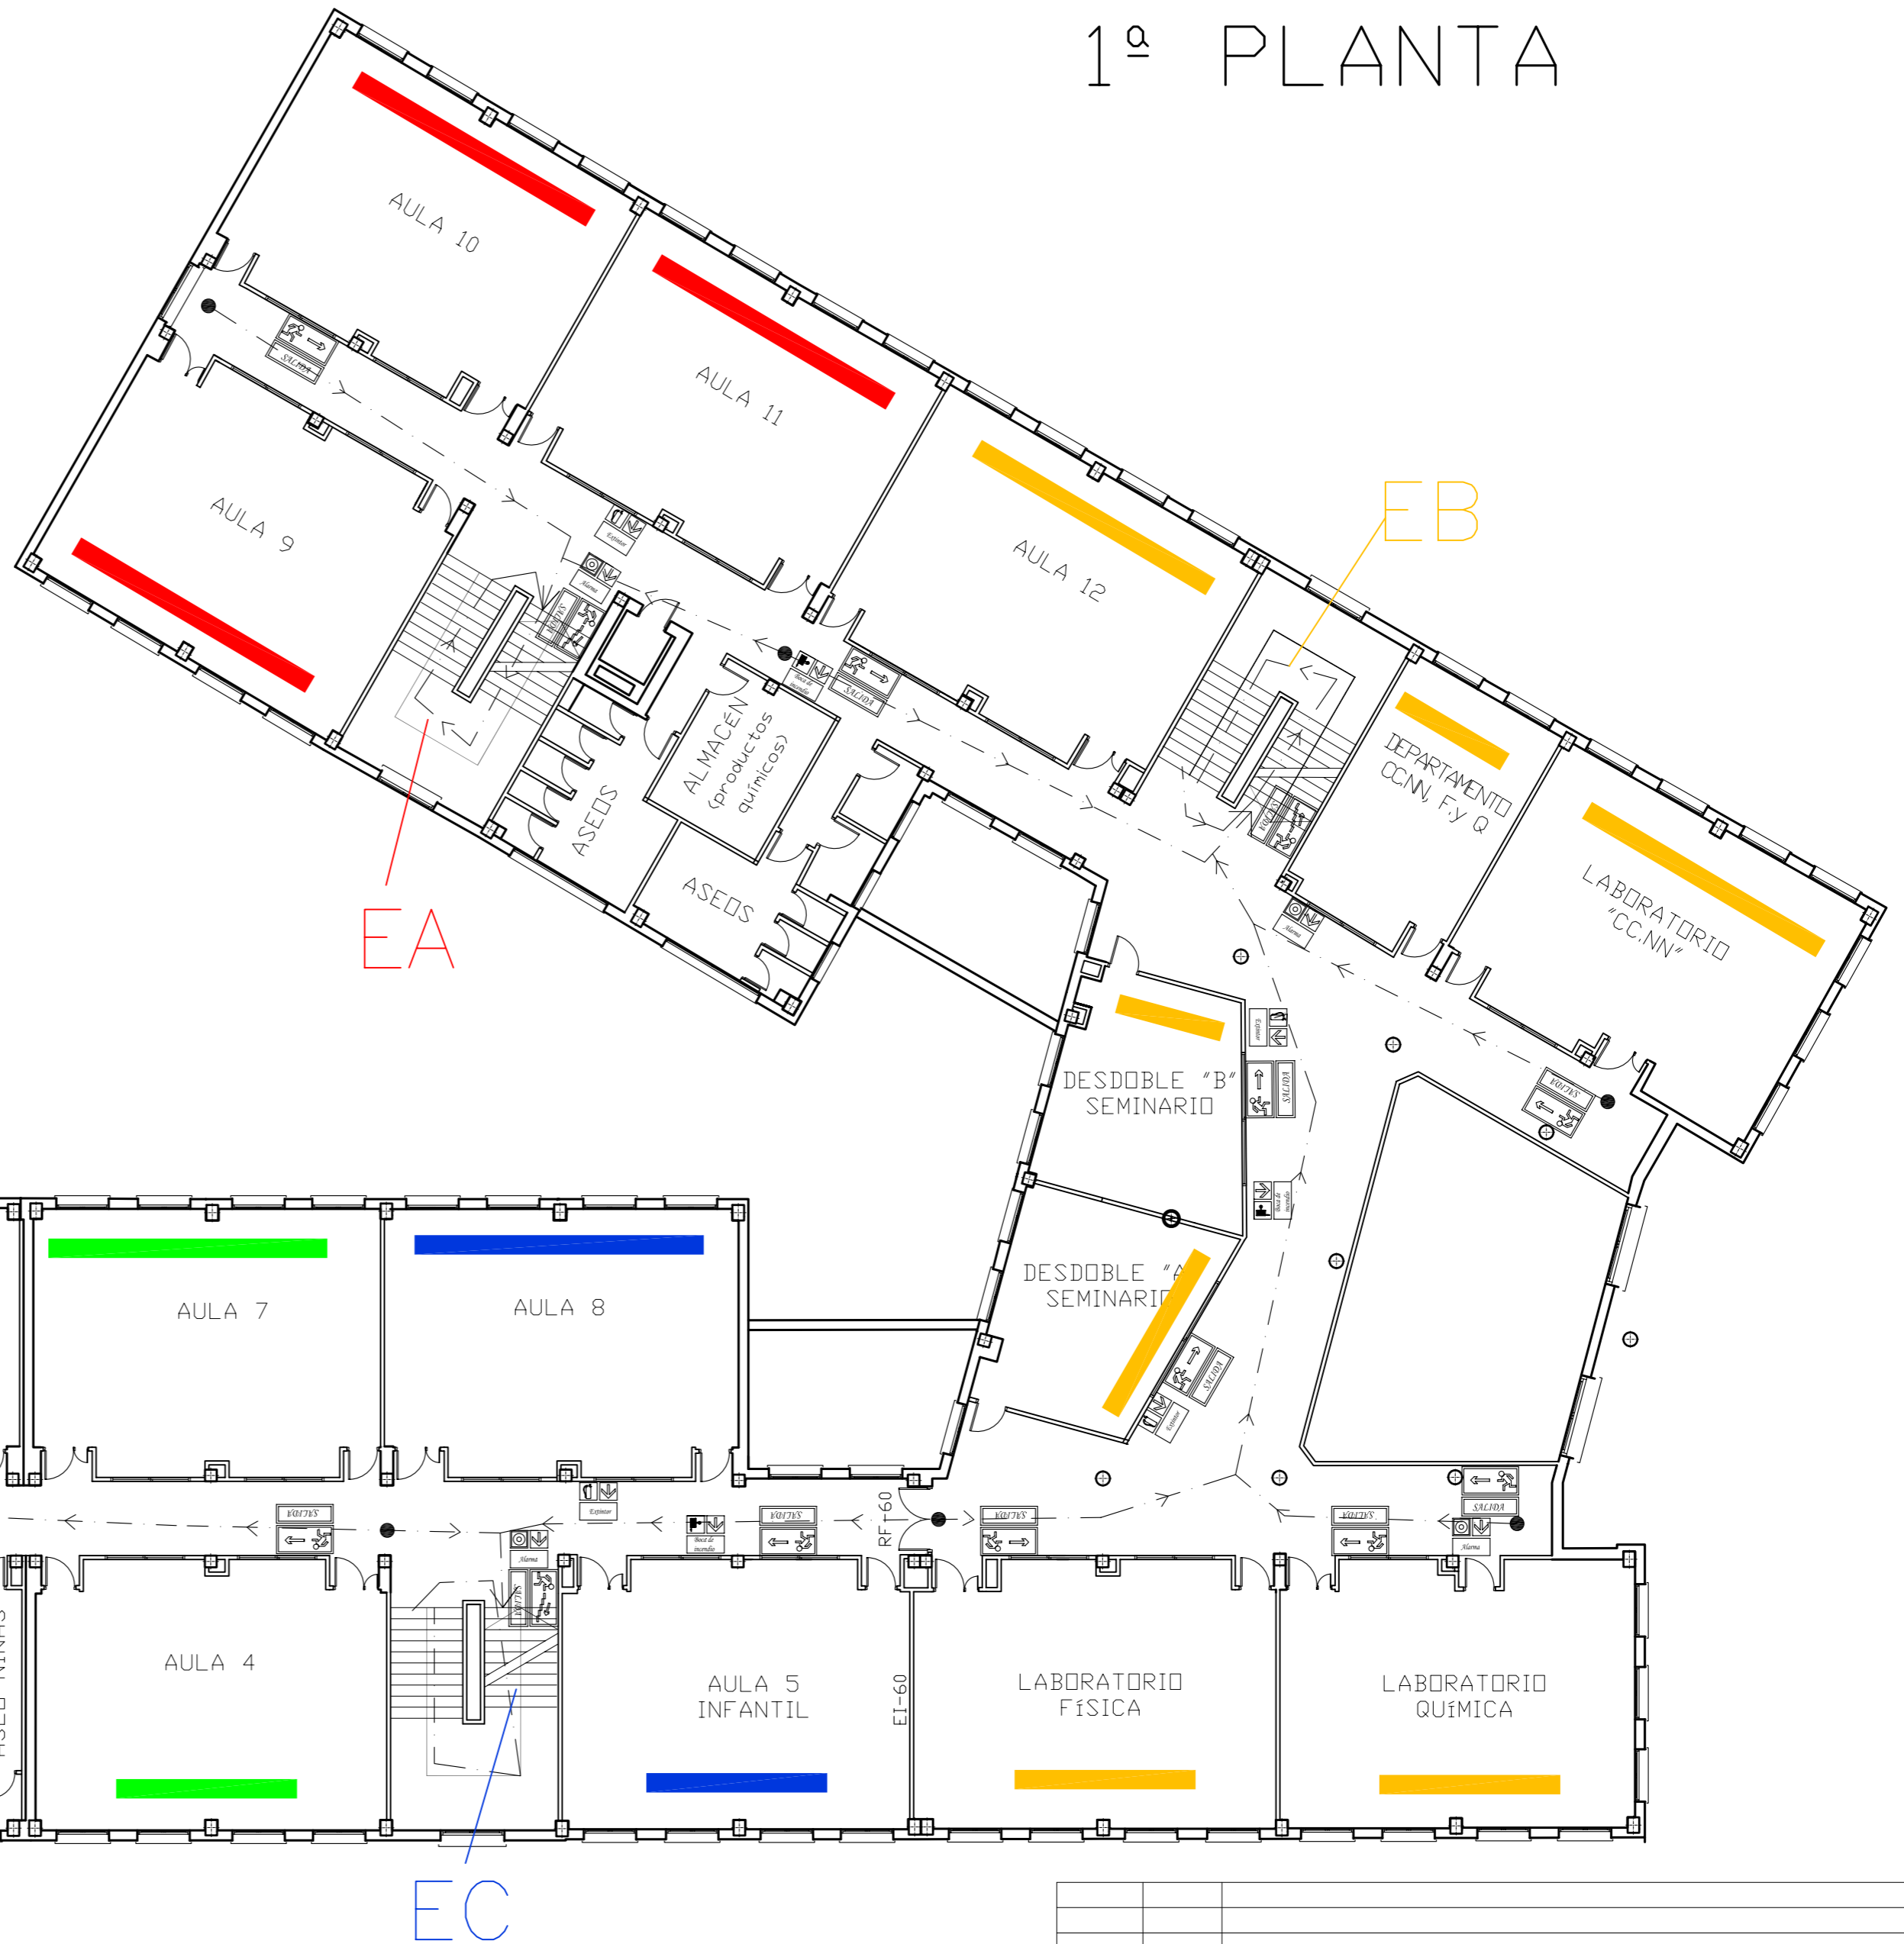

REVISION	FECHA	MODIFICACION

**PLAN DE AUTOPROTECCIÓN EN INSTITUTO LA ORDEN EN HUELVA**

<p>GABINETE DE PROYECTOS Gestión Industrial y Urbántica Oficina Técnica Gabinete de Proyectos S.L.U. Tel: 959 371363 c/ Coronel E. Sousa, 24. MOGUER</p>	PLANO Nº: ESTADO PROPUESTO EVACUACIÓN Y SEÑALIZACIÓN 1ª PLANTA	PROMOTOR: I.E.S LA ORDEN
	ESCALA: 1:150	INGENIERO TECNICO INDUSTRIAL: JESUS CASTELLANOS DE LA POZA
FIRMA		REV:



# 2ª PLANTA

## RECORRIDO ROJO POR ESCALERA A A SALIDA D

- AULA 17 (PEGADA A LA BARANDA)
- AULA 18 (PEGADA A LA BARANDA)
- AULA 19 (PEGADA A LA PARED)

## RECORRIDO AMARILLO POR ESCALERA B A SALIDA A Y C





- AULA 20 (PEGADA A LA PARED)
- AULA INFORMATICA (PEGADA A LA BARANDA)
- AULA DE IDIOMA (PEGADA A LA BARANDA)
- AULA 23 (PEGADA A LA PARED)
- DEPART.(SALIDA MAS CERCANA)
- DESDBLE C Y D (PEGADA A LA PARED)

## RECORRIDO VERDE POR ESCALERA D A SALIDA B

- AULA DIBUJO EI (PEGADA A LA PARED)
- AULA TECN.(PEGADA A LA BARANDA)
- AULA 29 (PEGADA A LA BARANDA)
- DEPARTAMENTOS (SALIDA MAS CERCANO)

## RECORRIDO AZUL POR ESCALERA C A SALIDA E

- AULA 13 EI (PEGADA A LA BARANDA)
- AULA 14 (PEGADA A LA PARED)
- AULA 15 (PEGADA A LA PARED)
- AULA 16 (PEGADA A LA BARANDA)

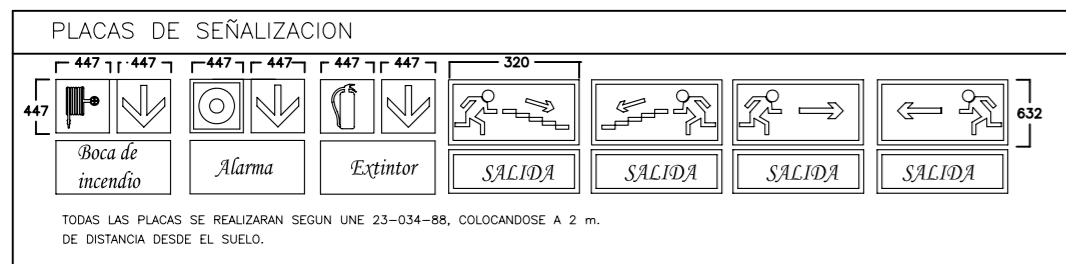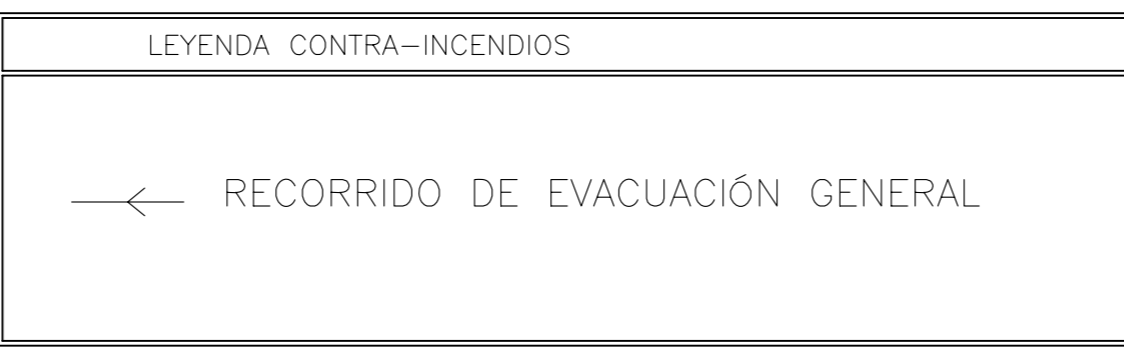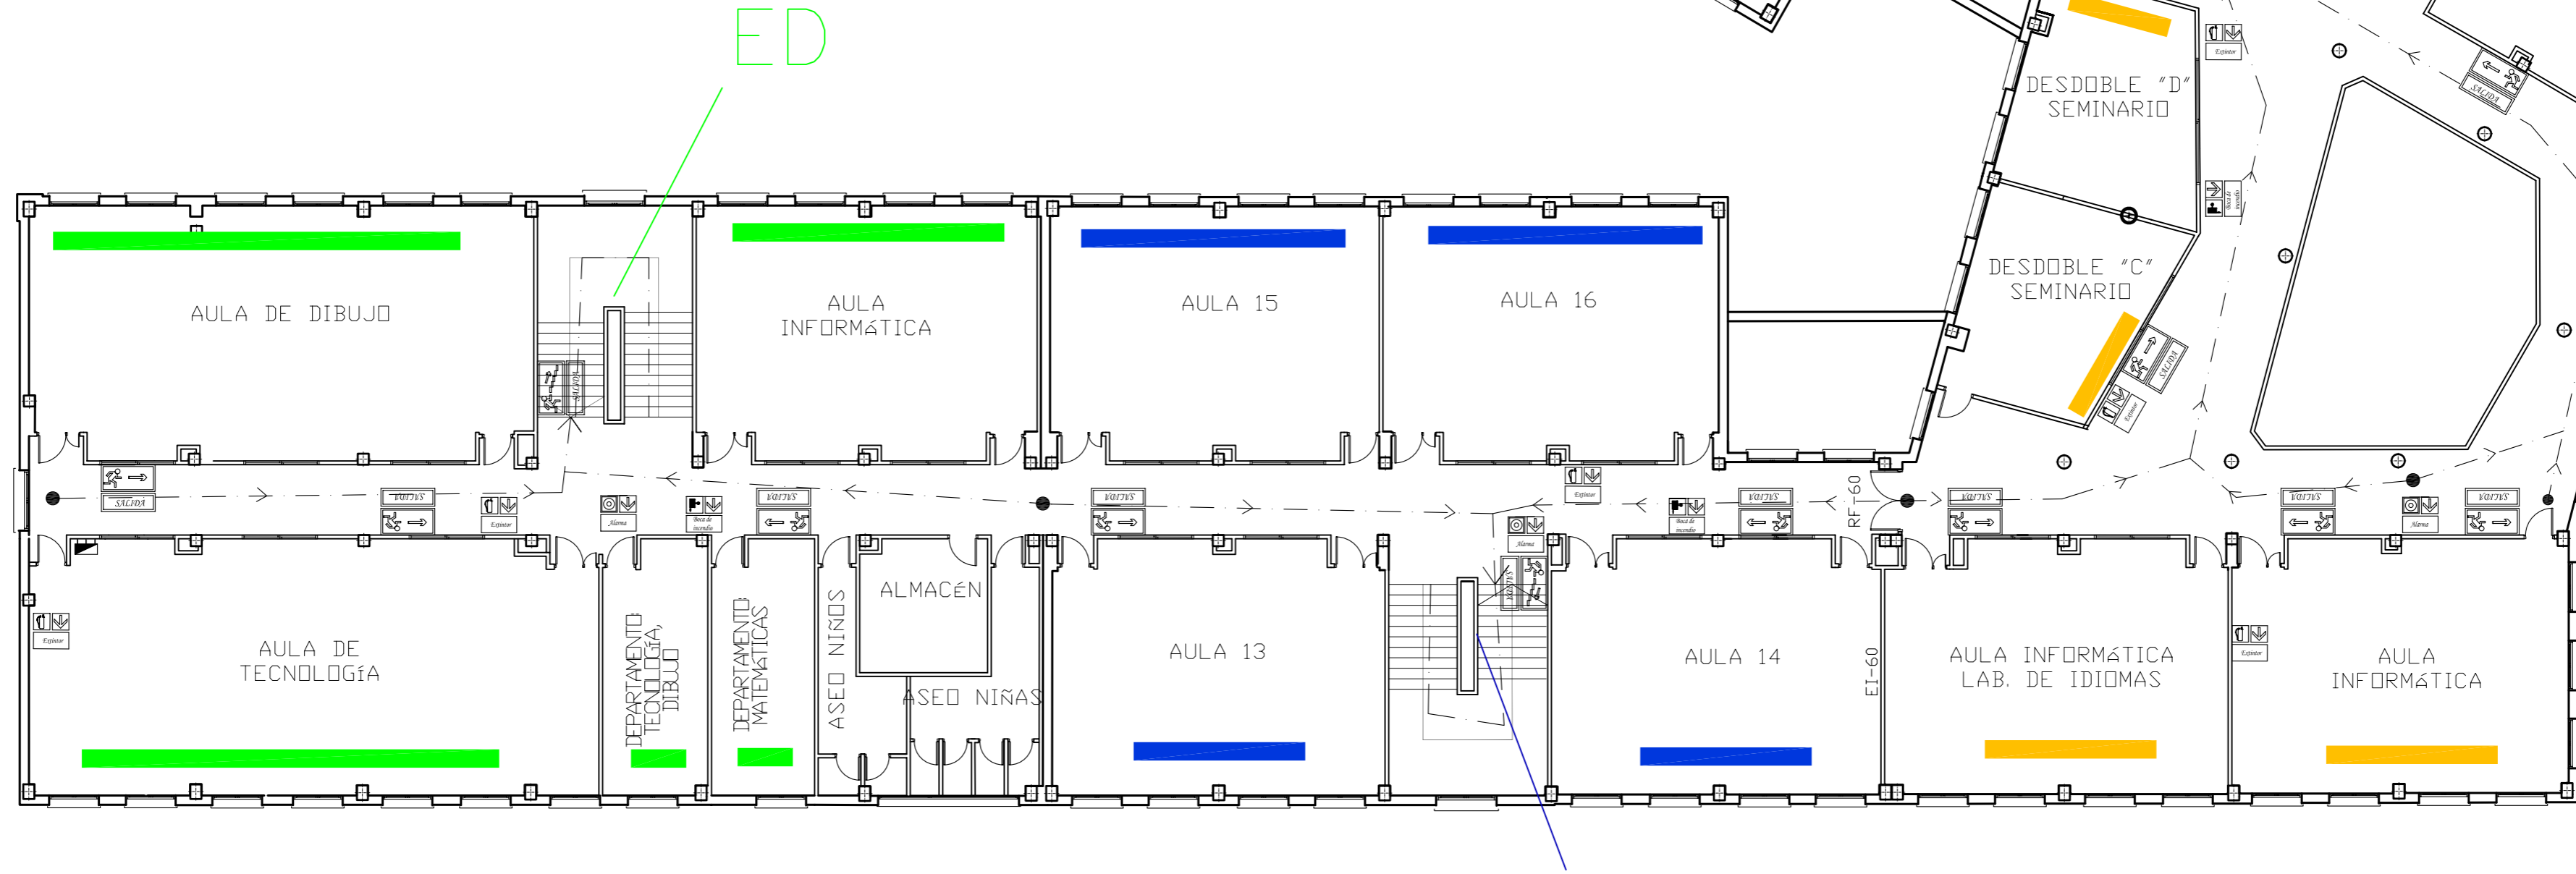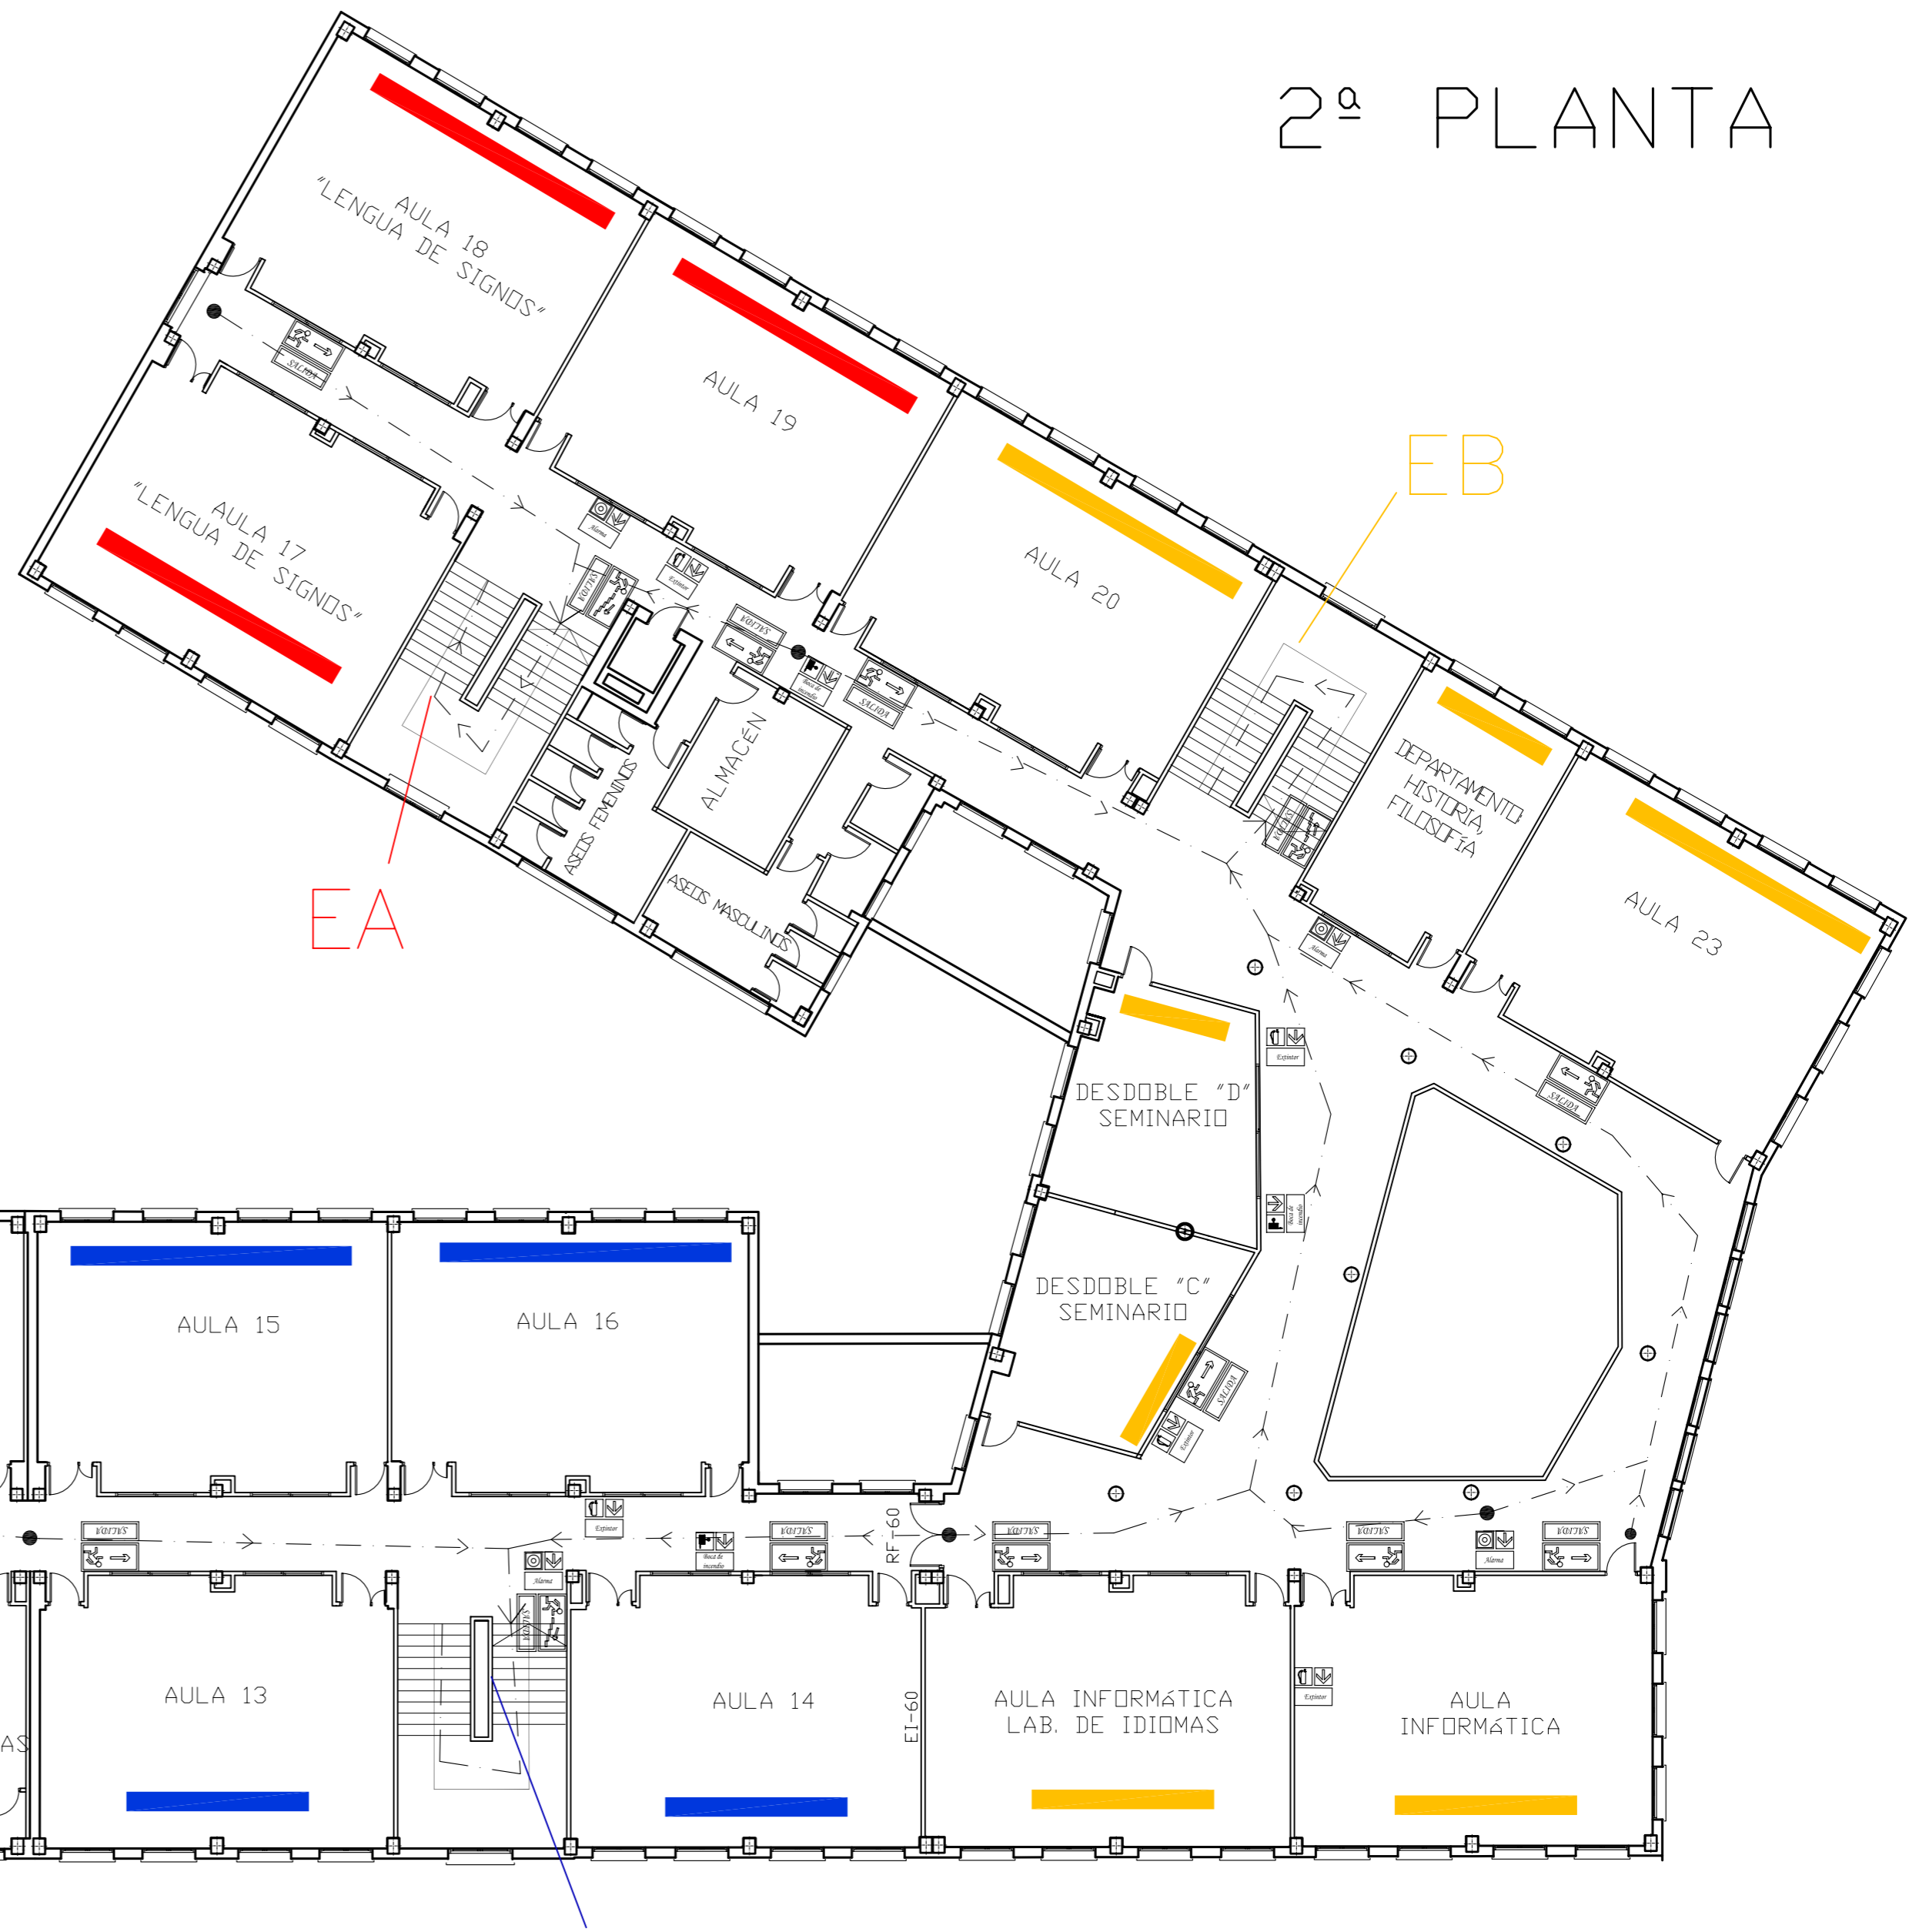

REVISION	FECHA	MODIFICACION	
<b>PLAN DE AUTOPROTECCIÓN EN INSTITUTO LA ORDEN EN HUELVA</b>			
<p>GABINETE DE PROYECTOS Gestión Industrial y Urbántica Oficina Técnica Gabinete de Proyectos S.L.U. Tel: 959 371363 c/ Coronel E. Sousa, 24. MOGUER</p>	PLANO Nº:	ESTADO PROPUESTO EVACUACIÓN Y SEÑALIZACIÓN 2ª PLANTA	PROMOTOR: I.E.S LA ORDEN
	ESCALA:	INGENIERO TECNICO INDUSTRIAL: JESUS CASTELLANOS DE LA POZA	FECHA: FEBRERO 2010
	1:150		REV: FIRMA